


(整備イメージ)

平面図 S=1:200

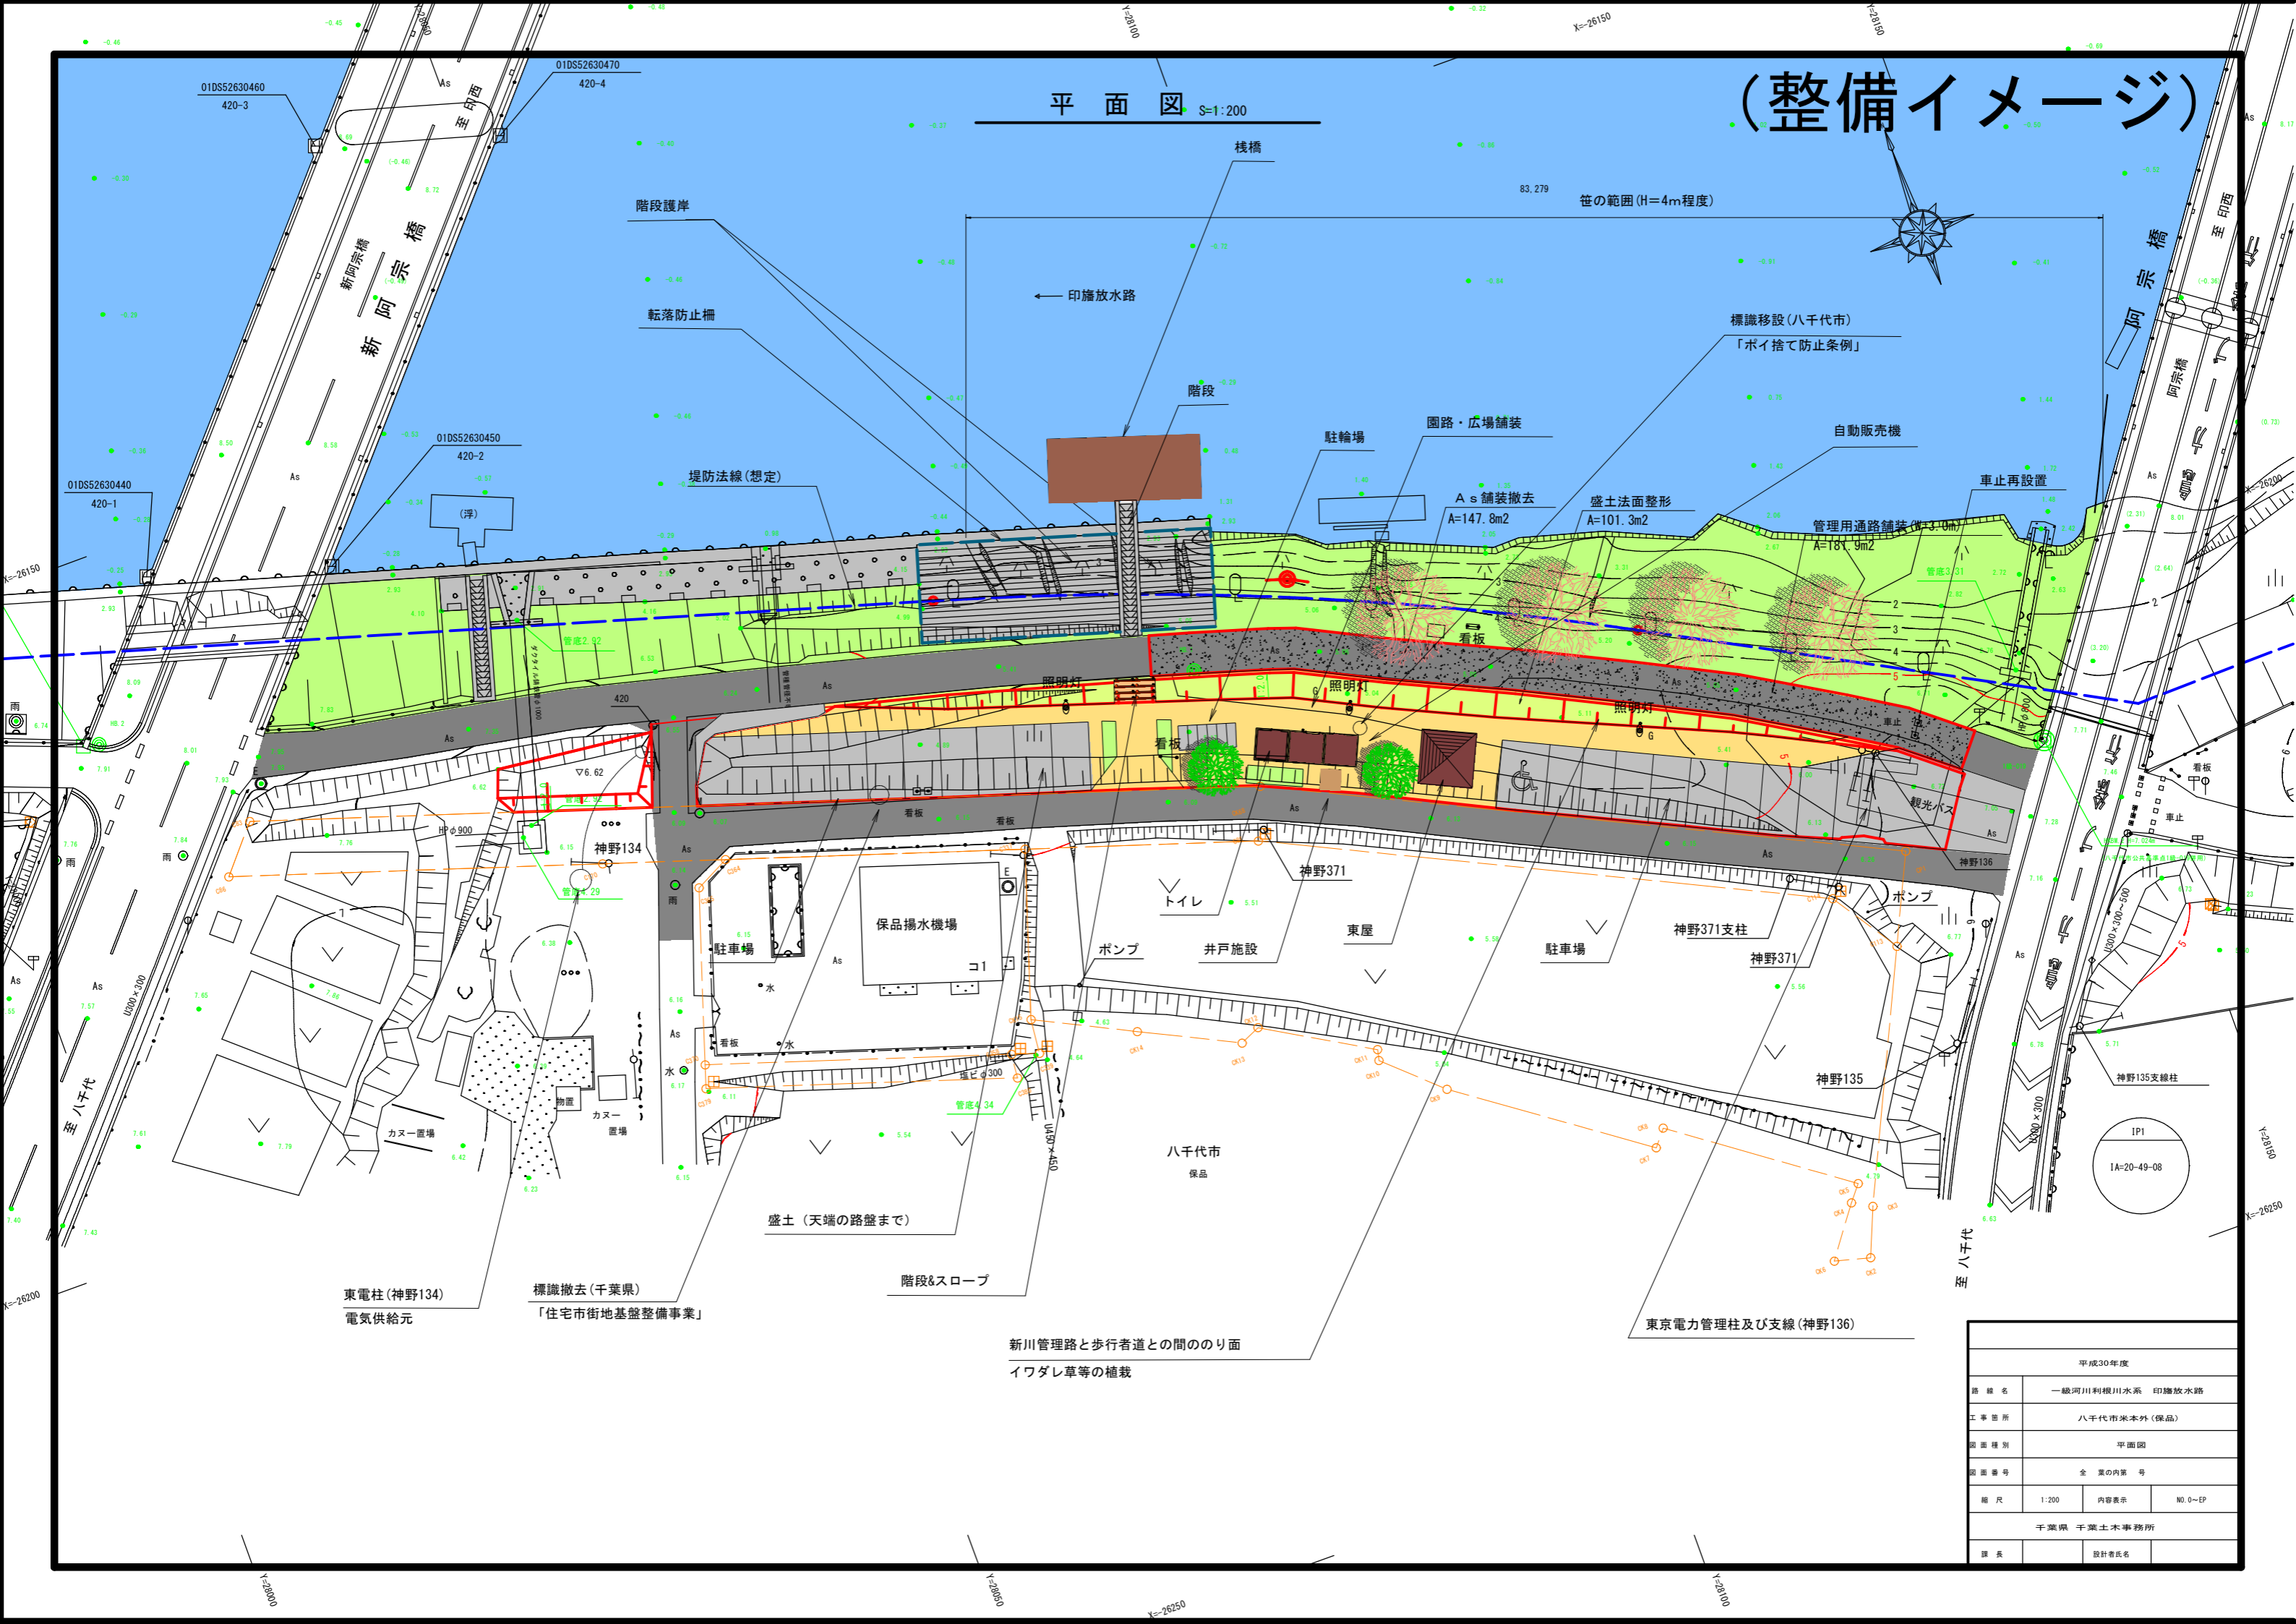

東電柱(神野134)
電気供給元

標識撤去(千葉県)
「住宅市街地基礎整備事業」

新川管理路と歩行者道との間のり面
イワダレ草等の植栽

東京電力管理柱及び支線(神野136)

平成30年度			
路線名	一級河川利根川水系 印旛放水路		
工事箇所	八千代市米本外(保品)		
図面種別	平面図		
図面番号	全 業の内第 号		
縮尺	1:200	内容表示	NO.0~EP
千葉県 千葉土木事務所			
課長	設計者氏名		